


VÝKOPY

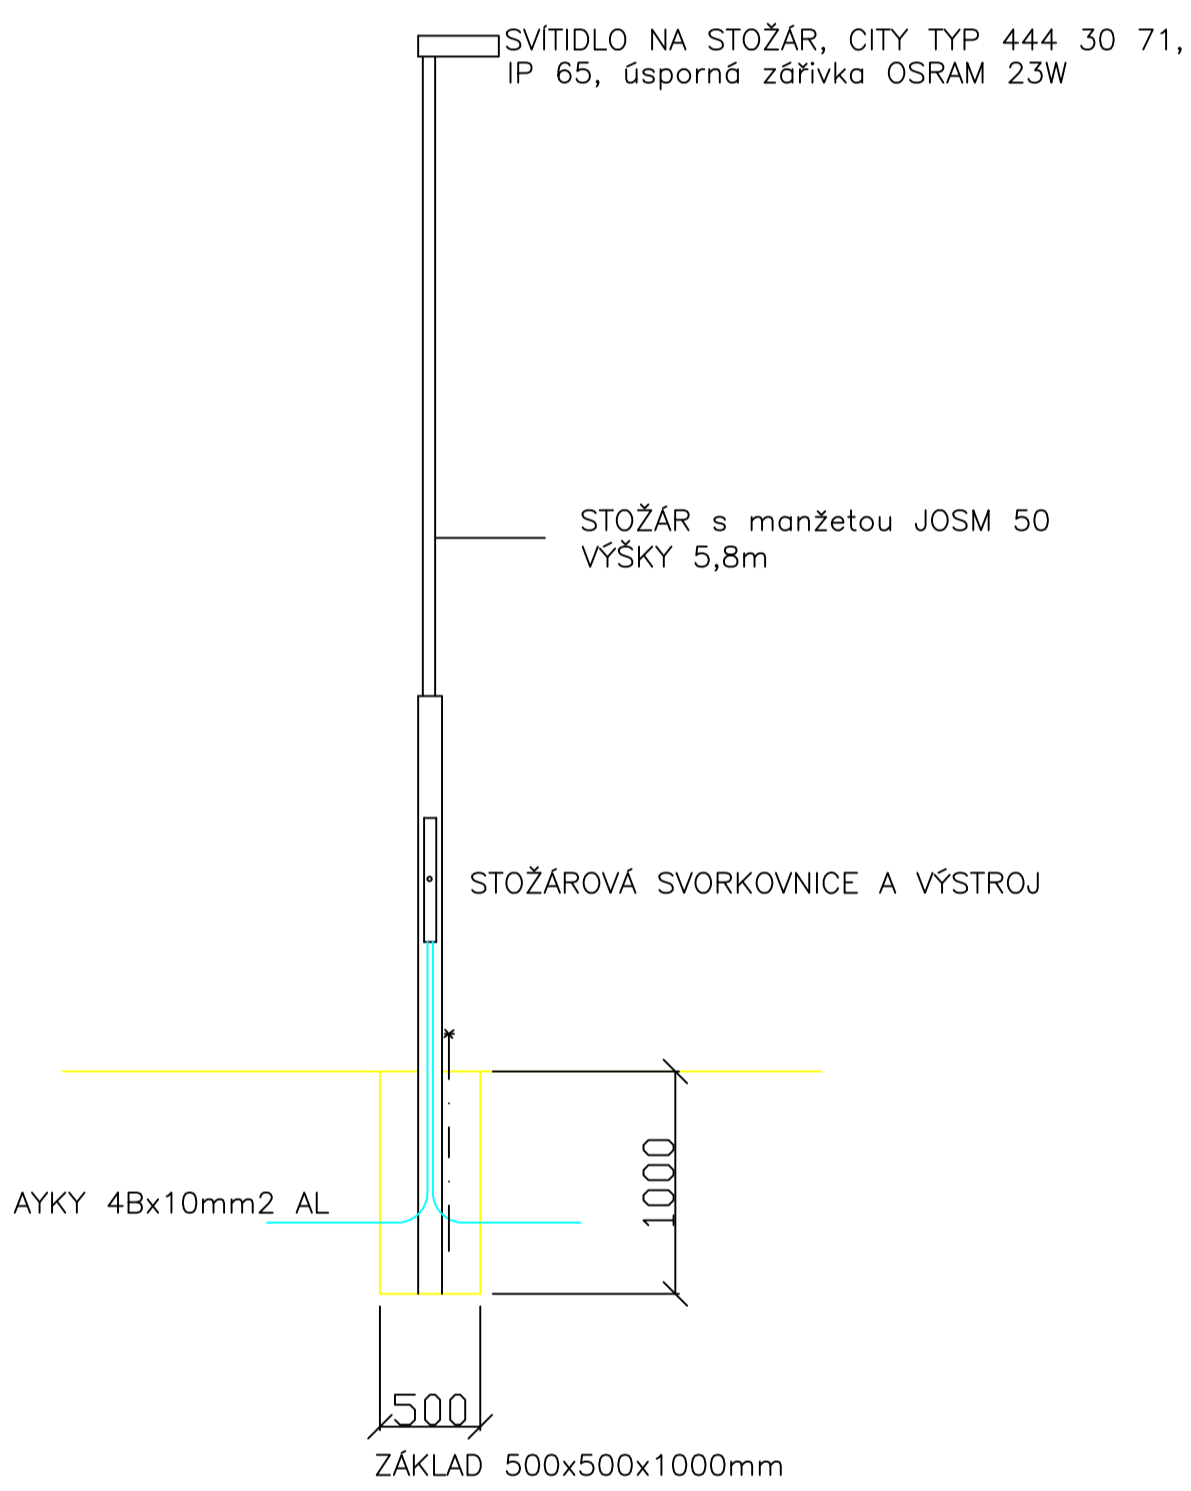

STÁVAJÍCÍ I NOVÁ NAPĚTOVÁ SOUSTAVA VO : 3 PEN, 50 Hz, 400/230V/TN-C
 OCHRANA PŘED ÚRAZEM ELEKTRICKÝM PROUDEM:
 SAMOČINNÝM OPDOJENÍM OD ZDROJE DLE ČSN 33 2000-4-41

POZNÁMKA:

ZÁKRESY PODZEMNÍCH INŽENÝRSKÝCH ZAŘÍZENÍ NESLOUŽÍ JAKO VYTYČOVACÍ VÝKRES!
 PŘED ZAHÁJENÍM STAVEBNÍCH PRACÍ MUSÍ INVESTOR ZAJISTIT JEJICH VYTYČENÍ
 SPRÁVCEM SÍTI A JEJICH OZNAČENÍ NA MÍSTĚ DLE PLATNÝCH PŘEDPISŮ!

Souřadnicový systém S-JTSK, výškový systém Bpv

LEGENDA:

- SO 01 KOMUNIKACE – ASFALT
- SO 01 MULTIFUNKČNÍ PLOCHA – ASFALT
- SO 01 KOMUNIKACE – BETONOVÁ DLAŽBA
- SO 01 OPRAVA KANALIZACE
- SO 02 VEŘEJNÉ OSVĚTLENÍ
- SO 03 OPRAVA TRASY TELEFONNÍHO KABELU A KABELOVÉ TELEVIZE

LEGENDA STÁVAJ. INŽ. SÍTI:

- VEDENÍ Nn
- SDĚLOVACÍ VEDENÍ
- KANALIZACE
- STŘEDOTLAKÝ PLYNOVOD
- VEDENÍ Vn
- SDĚLOVACÍ VEDENÍ A KABEL TV

P4 – DEJ PŘEDNOST V JIZDĚ!

<p>INTOS plus s.r.o. Tato dokumentace je duševním vlastnictvím společnosti s ručením omezeným INTOS plus s.r.o. Nesmí být bez předchozího písemného souhlasu kopírována, rozmnožována a zpřístupněna jiným fyzickým nebo právnickým subjektům.</p>				
HIP	ZODP. PROJ.	VYPRACOVAL	KRESLIL	KONTROLOVAL
	ING. SEVČÍK	ING. NĚSTROJ		
INVESTOR: OBEC HALENKOVICE KRAJ: ŽLÚNSKÝ AKCE: REKONSTRUKCE MÍSTNÍ KOMUNIKACE ZAHUMENÍ U ŘADOVEK – HALENKOVICE SO 02 VEŘEJNÉ OSVĚTLENÍ SO 03 OPRAVA TRASY TELEFONNÍHO KABELU A KABELOVÉ TELEVIZE OBSAH: SITUACE STAVBY				
OBEC: HALENKOVICE ZAK. ČÍSLO 13.1875.7.1 FORMÁT 10 A4 DATUM 08/2013 STUPEŇ DSP MĚŘÍTKO 1:500			INTOS plus s.r.o. LEOSĚ JANÁČKA 217, TEL.: 372 551328 056 01 UHERSKÉ HRADIŠTĚ KOPIE ČÁST C	